

**OWNER**  
Mrs Mquisio

**PROJECT NAME**  
อาคาร คสล. 2 ชั้น

**LOCATION**  
ต.บ่อผุด อ.เกาะสมุย  
จ.สุราษฎร์ธานี

**ARCHITECT**

**STRUCTURAL ENGINEER**  
นาย เชนฎา ชูคำ  
ภช. 17058

**SANITARY ENGINEER**

**ELECTRIC ENGINEER**

**TITLE**  
แปลนพื้นชั้นล่าง (Ground floor plan)


**SCALE**      **DATE**

**DRAWING BY**  
นาย วุฒิชัย ชิวพฤตินันท์



**DRAWING NO.**      **TOTAL DRAWING**  
A-101      -

- for permission
- for bidding
- for construction

**REMARK**  
หากแบบแปลนหรือรายการส่วนหนึ่งส่วนใดไม่ถูกต้อง  
ให้รีบแจ้ง สถาปนิกวิศวกร หรือผู้ออกแบบทราบทันที  
เพื่อที่จะได้รีบแก้ไขไม่ถูกต้อง

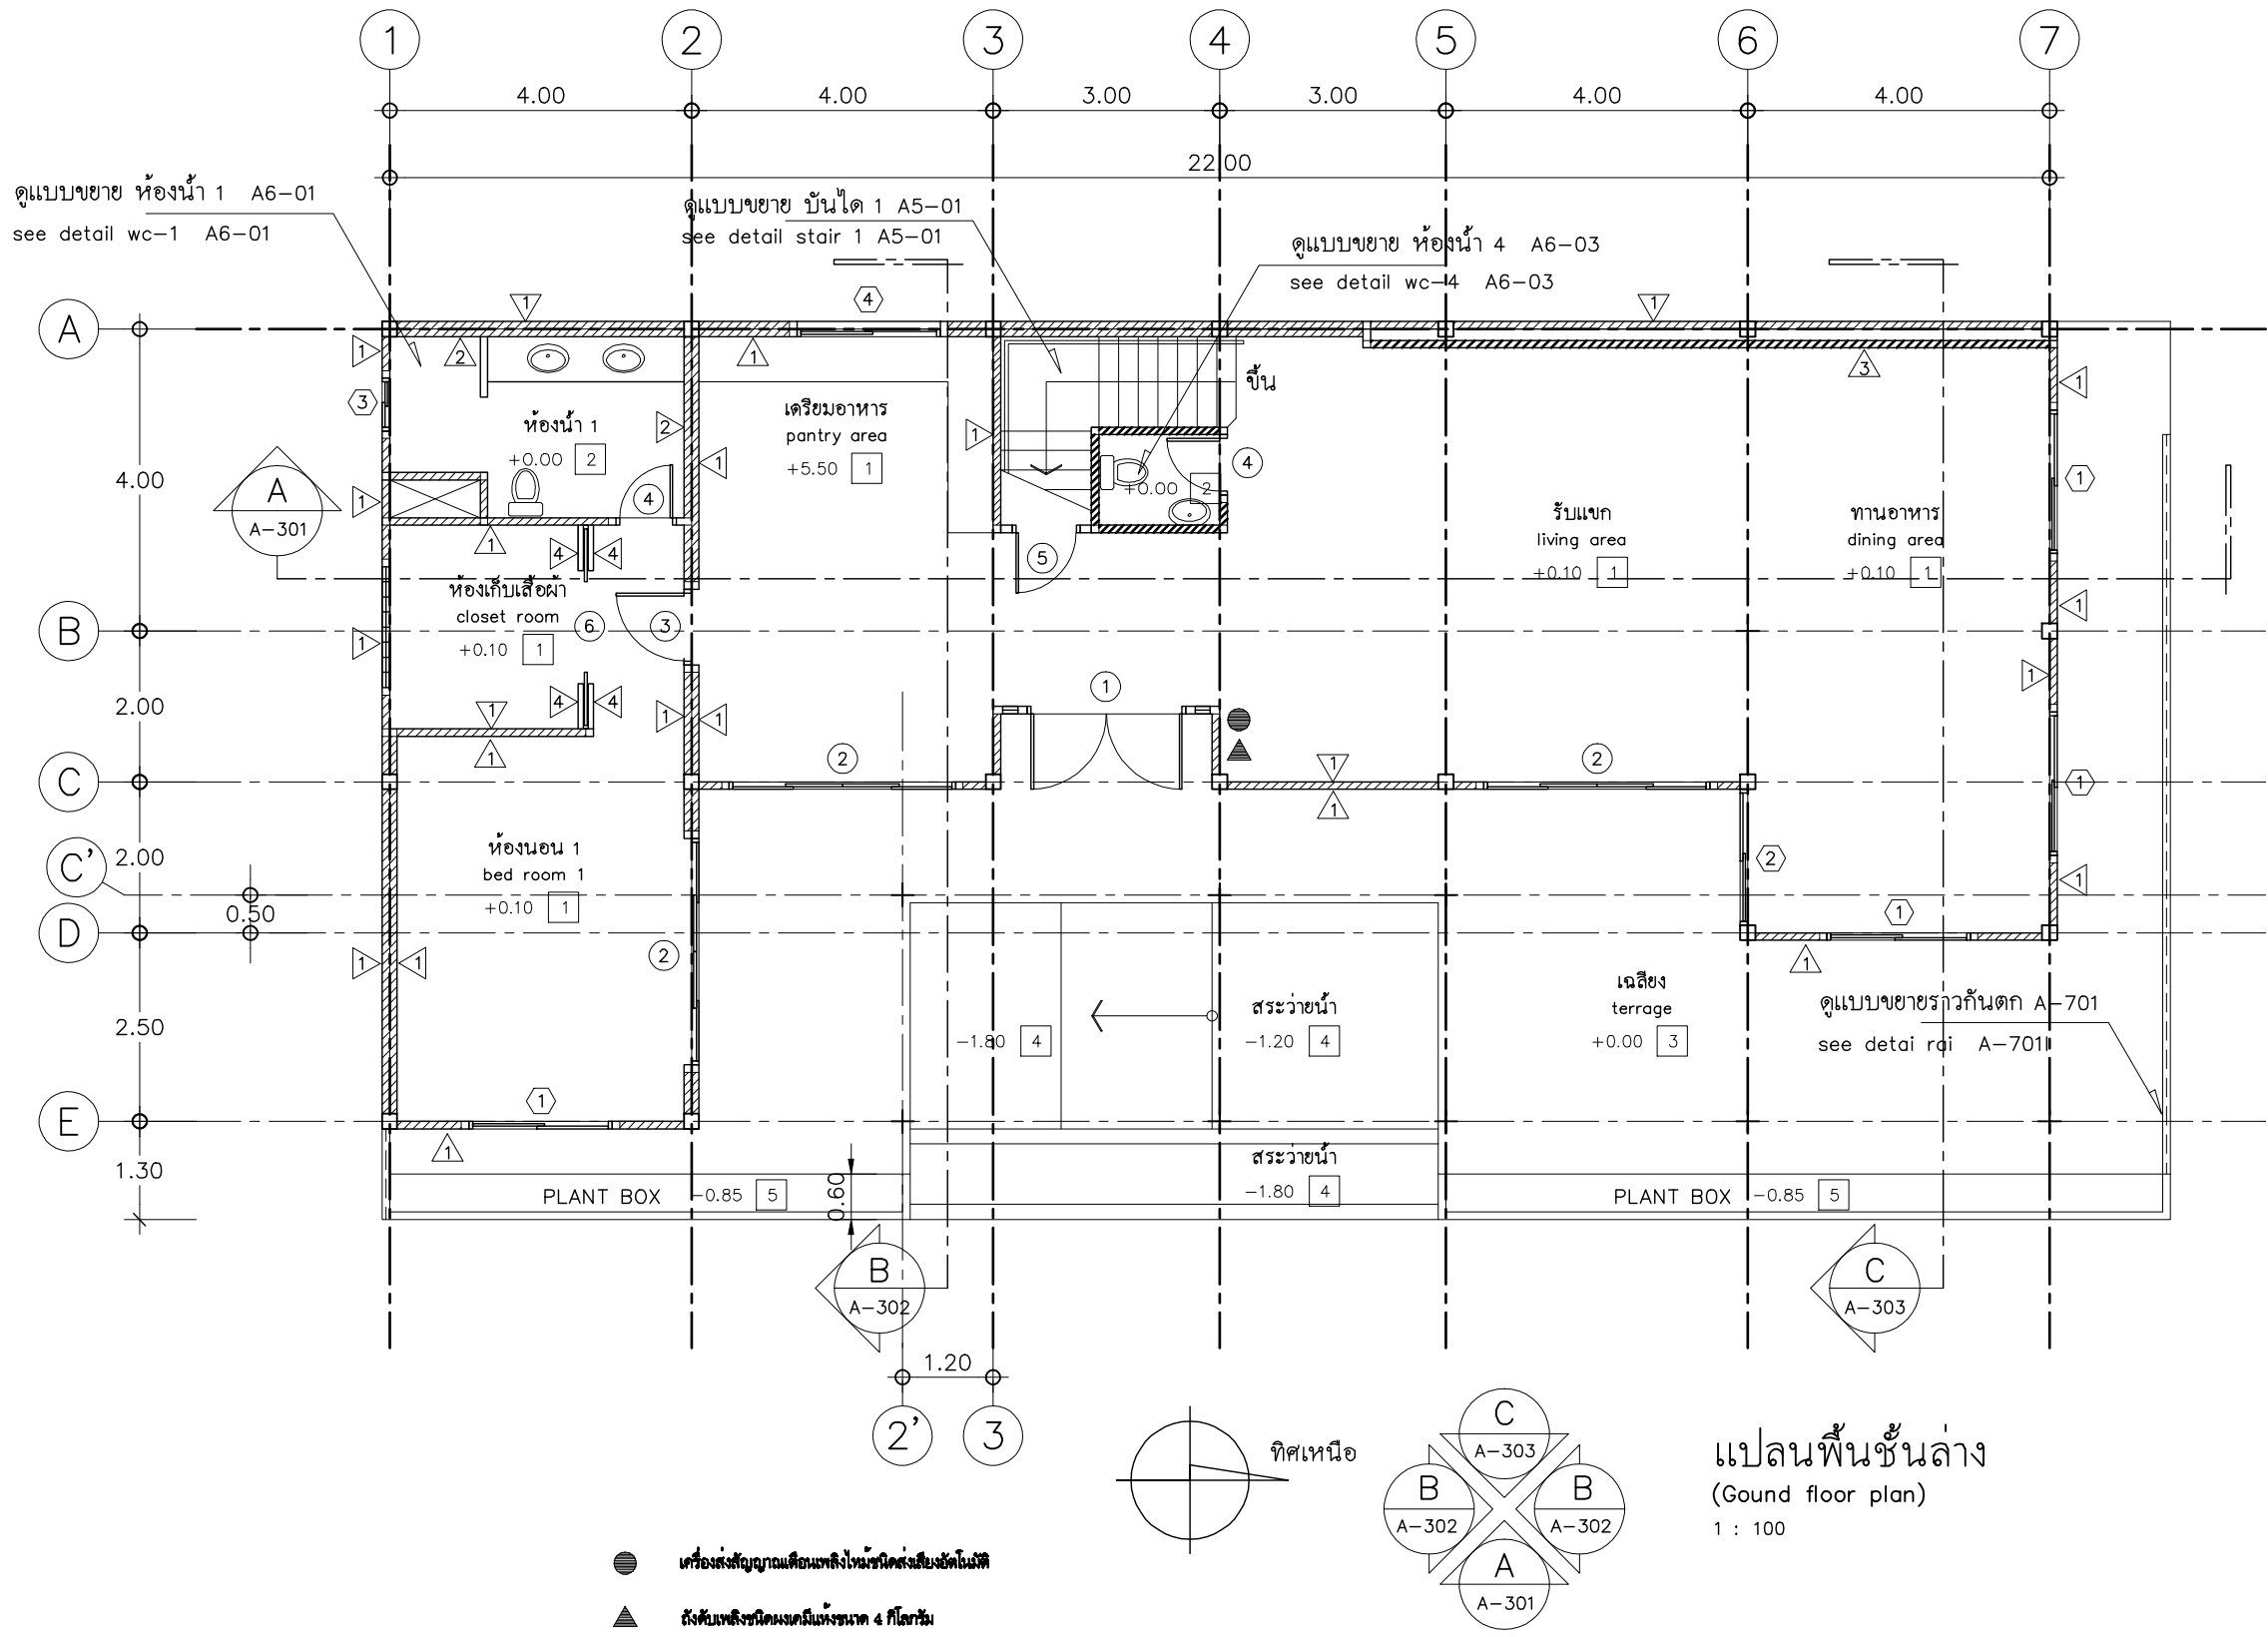

- เครื่องส่งสัญญาณเตือนเพลิงไหม้ชนิดส่งเสียงอัตโนมัติ
- ▲ สัญลักษณ์ชนิดผนังแบ่งขนาด 4 กิโลกรัม

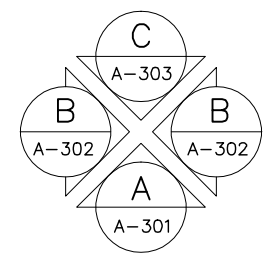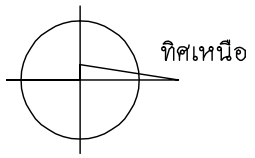

แปลนพื้นชั้นล่าง  
(Ground floor plan)  
1 : 100